

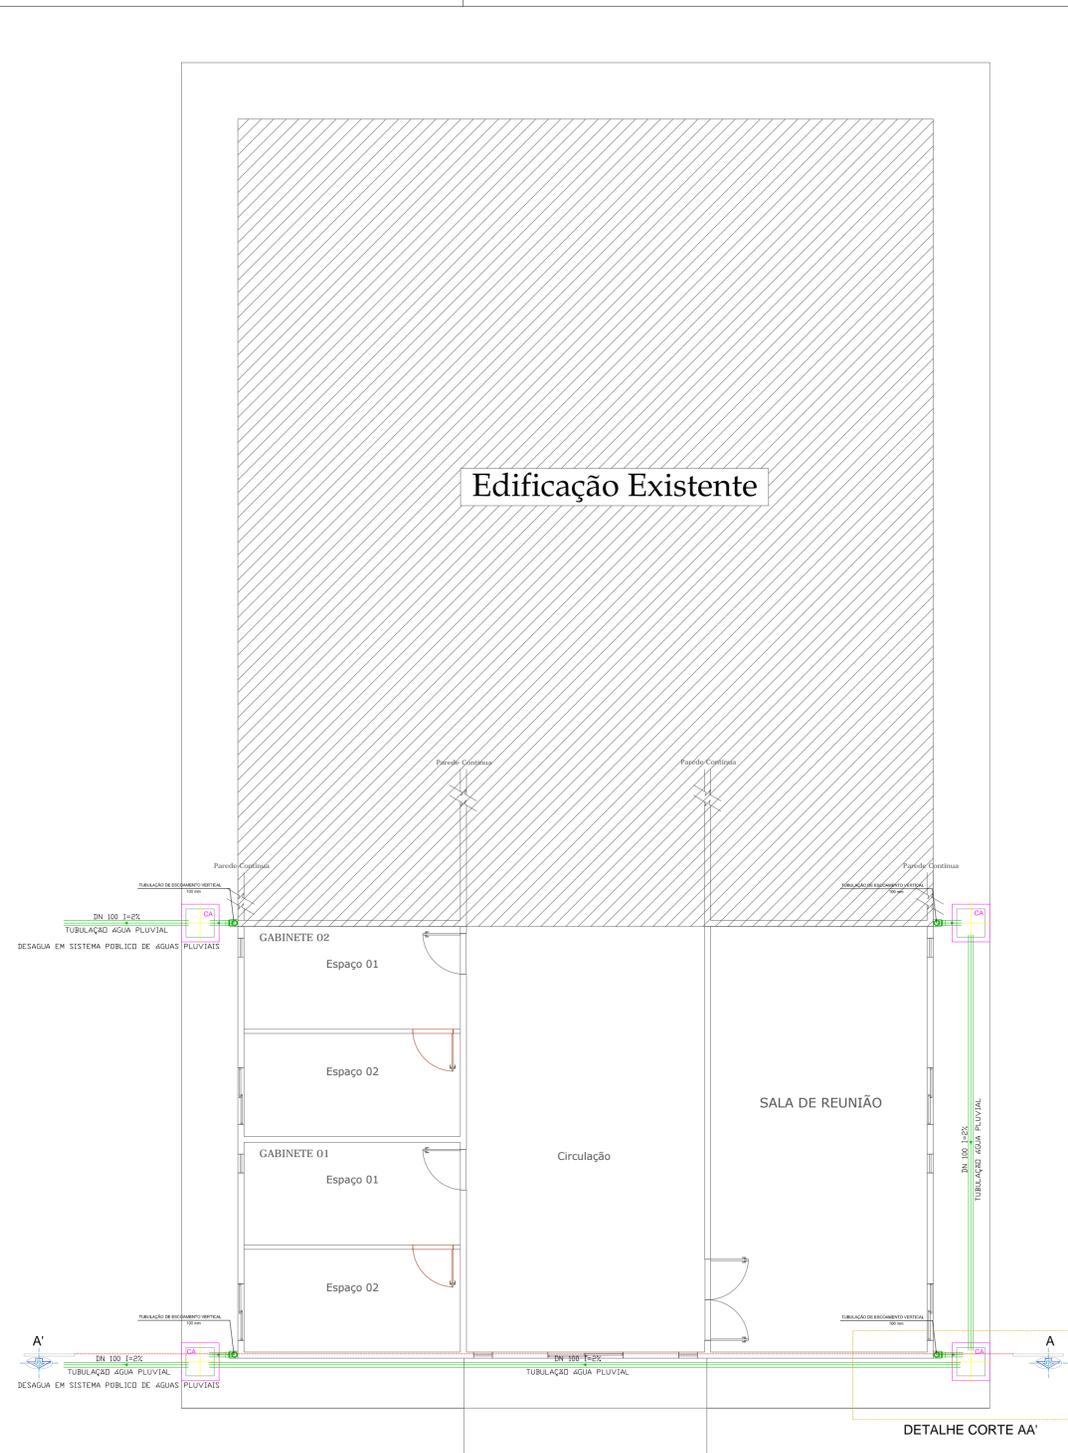



PLANTA PLUVIAL - PAV. TÉRREO
Escala: 1/75

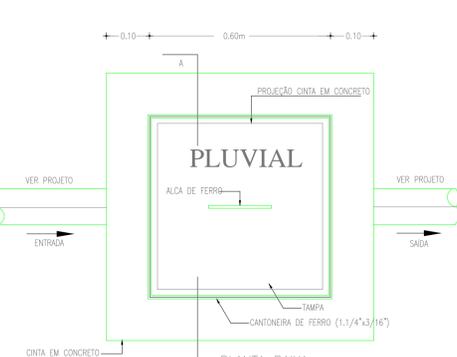

PLANTA PLUVIAL - COBERTURA
Escala: 1/75

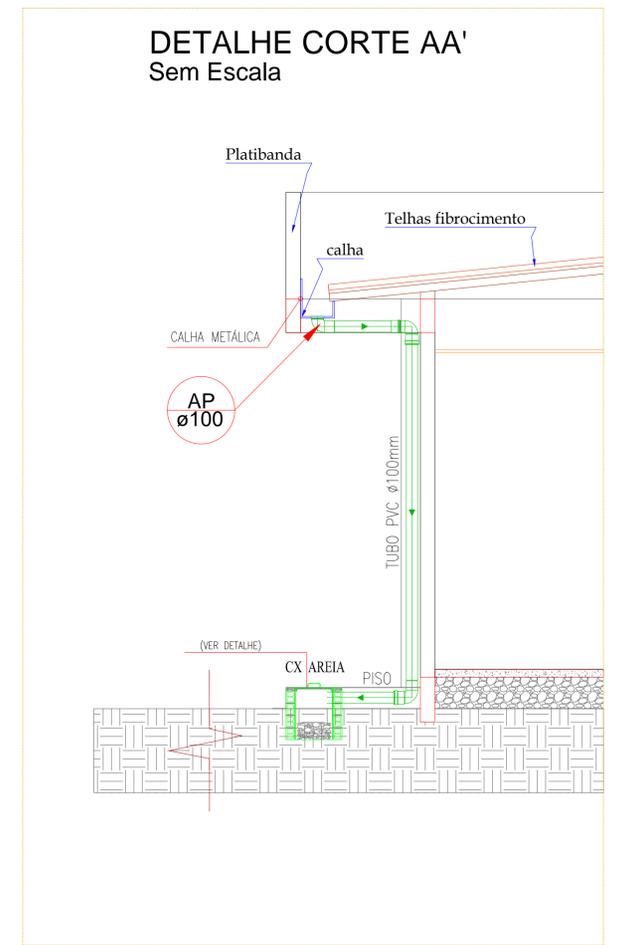


PLANTA BAIXA
CAIXAS ÁGUAS PLUVIAIS
SEM ESCALA

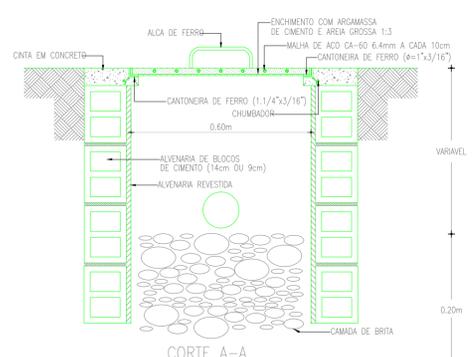

LEGENDA

-  TUBO PVC SÉRIE REFORÇADA, DIÂMETRO INDICADO.
-  CAIXA DE AREIA 80X80 cm EM ALVENARIA COM TAMPA EM CONCRETO E FUNDO C/ BRITA(CA)
-  TUBO DE QUEDA ÁGUAS PLUVIAIS
-  TUBULAÇÃO QUE SOBE/PASSA/DESCE.
-  CAP PVC'S
-  VÁLVULA DE RETENÇÃO HORIZONTAL Ø150mm

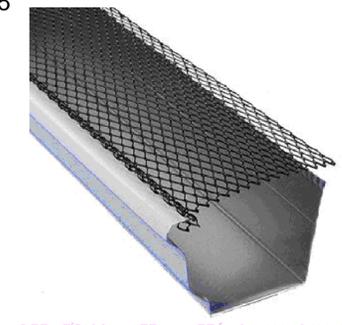

| QUANTITATIVO DE MATERIAIS PLUVIAIS | | |
|---|-----|--------|
| Peça | Un. | Quant. |
| Luva Simples Esg. Série Normal DN 100 | pc | 4 |
| Tubo Esgoto de PVC Esgoto Série Normal DN 100 (m) | m | 51.66 |
| Anel de Vedação Esgoto DN 100 | pc | 12 |
| Joelho 90° Esg. Série Normal DN 100 | pc | 12 |

PROPRIETÁRIO: CÂMARA MUNICIPAL DE SANTARÉM
CNPJ: 10.219.202/0001-82

PROJETO E RESPONSÁVEL TÉCNICO: ENG. WILLIAM SANTOS DA SILVA
CREA: 1519913346 D-PA

PROJETO INSTALAÇÕES PLUVIAIS

| | | |
|---------------|--|---|
| FOLHA P01 /01 | PROJETO: AMPLIAÇÃO DO PRÉDIO GABINETES DOS VEREADORES LOCAL: ALAMEDA VINTE E OITO ESQUINA COM A RUA ROSA VERMELHA, Nº1001, BAIRRO AEROPORTO VELHO, SANTARÉM-PARÁ. PROPRIETÁRIO: CÂMARA MUNICIPAL DE SANTARÉM | |
| DESENHO | RESPONSÁVEL | ENG. WILLIAM SANTOS DA SILVA CREA: 1519913346 D-PA |
| VISTO | | |
| DATA | NOVEMBRO DE 2023 | |
| ESCALAS | DESCRIÇÃO: | ÁREA A CONSTRUIR: 135,38 m² |
| INDICADAS | PLANTA PLUVIAL TÉRREO E DE COBERTURA, DETALHE CORTE AA' PLUVIAL, E CONVENÇÕES ADOTADAS | |